

PROJEKT ZAGOSPODAROWANIA TERENU Skala 1:500

ROZBUDOWA SIECI WODOCIĄGOWEJ ROZDZIELCZEJ Z RUR PE Ø90 - długość 213 m

BUDOWA SIECI KANALIZACJI SANITARNEJ CIŚNIENIOWEJ Z RUR PE Ø 75 - długość 228 m

w Turośni Kościelnej w rejonie ul. Wysokie po dz. nr geodez. 622, 640/1, 641/52

PROJEKT SŁUŻBY G. S. 0.0.  
Odział w WARSZAWIE  
Zakład w Białymostku  
Centralny Biuro Techniczny  
Nr ew. RM ..... 259  
Data ..... 1.09.2018  
Słubowa, data .....

Ugotowano na rozmówce  
zgłoszone z wyprzedzeniem  
1 do uzgodnienia

KIEROWNIK  
Saska Dyktando, Saska Grafika  
Magdalena Krawczyńska-Krawczyńska

Wodociąg: Projektanta sp. z o.o.  
Zakład w Białymostku  
ul. Wysokie 15-521 Białymostek  
CEN: tel. 82 744 32 34, tel. 53 746 61 09  
FAX: tel. 82 744 32 34, tel. 53 746 61 09  
REGON: 142328776  
KRS: 00000307465

Uzasadnienie projektu wykonawczego sieci wodociągowej i sanitarno-kanalizacyjnej w rejonie ul. Wysokie w miejscowości Turośń Kościelna, powiat Łódź, woj. łódzkie.  
1. Istnieje do stworzenia sieci rozdzielczej i podziemnej z rur PE Ø90 - MS  
2. Wykonanie sieci wodociągowej z rur PE Ø90 - MS  
3. Poza zakres i polskie standardy sieci i te  
4. Wykonanie sieci rozdzielczej i podziemnej z rur PE Ø90 - MS  
5. Wykonanie sieci sanitarno-kanalizacyjnej z rur PE Ø75 - MS  
6. Wykonanie sieci sanitarno-kanalizacyjnej z rur PE Ø75 - MS  
7. Wykonanie sieci sanitarno-kanalizacyjnej z rur PE Ø75 - MS  
8. Wykonanie sieci sanitarno-kanalizacyjnej z rur PE Ø75 - MS  
9. Wykonanie sieci sanitarno-kanalizacyjnej z rur PE Ø75 - MS

GT. SPECJALISTA  
ds. Inżynierii

mgr inż. Marek Mikołajczyk  
ul. Wysokie 15-521 Białymostek  
CEN: tel. 82 744 32 34, tel. 53 746 61 09  
FAX: tel. 82 744 32 34, tel. 53 746 61 09  
REGON: 142328776  
KRS: 00000307465

Z up. WYKONAWCA  
mgr inż. Krzysztof Krawczyński  
ul. Wysokie 15-521 Białymostek  
CEN: tel. 82 744 32 34, tel. 53 746 61 09  
FAX: tel. 82 744 32 34, tel. 53 746 61 09  
REGON: 142328776  
KRS: 00000307465

SPRACOWNIK ODBIORCY KOMPLEMENTU  
GEODEZYJNE  
ZESPÓŁ WYKONAWCY  
ul. Wysokie 15-521 Białymostek  
CEN: tel. 82 744 32 34, tel. 53 746 61 09  
FAX: tel. 82 744 32 34, tel. 53 746 61 09  
REGON: 142328776  
KRS: 00000307465

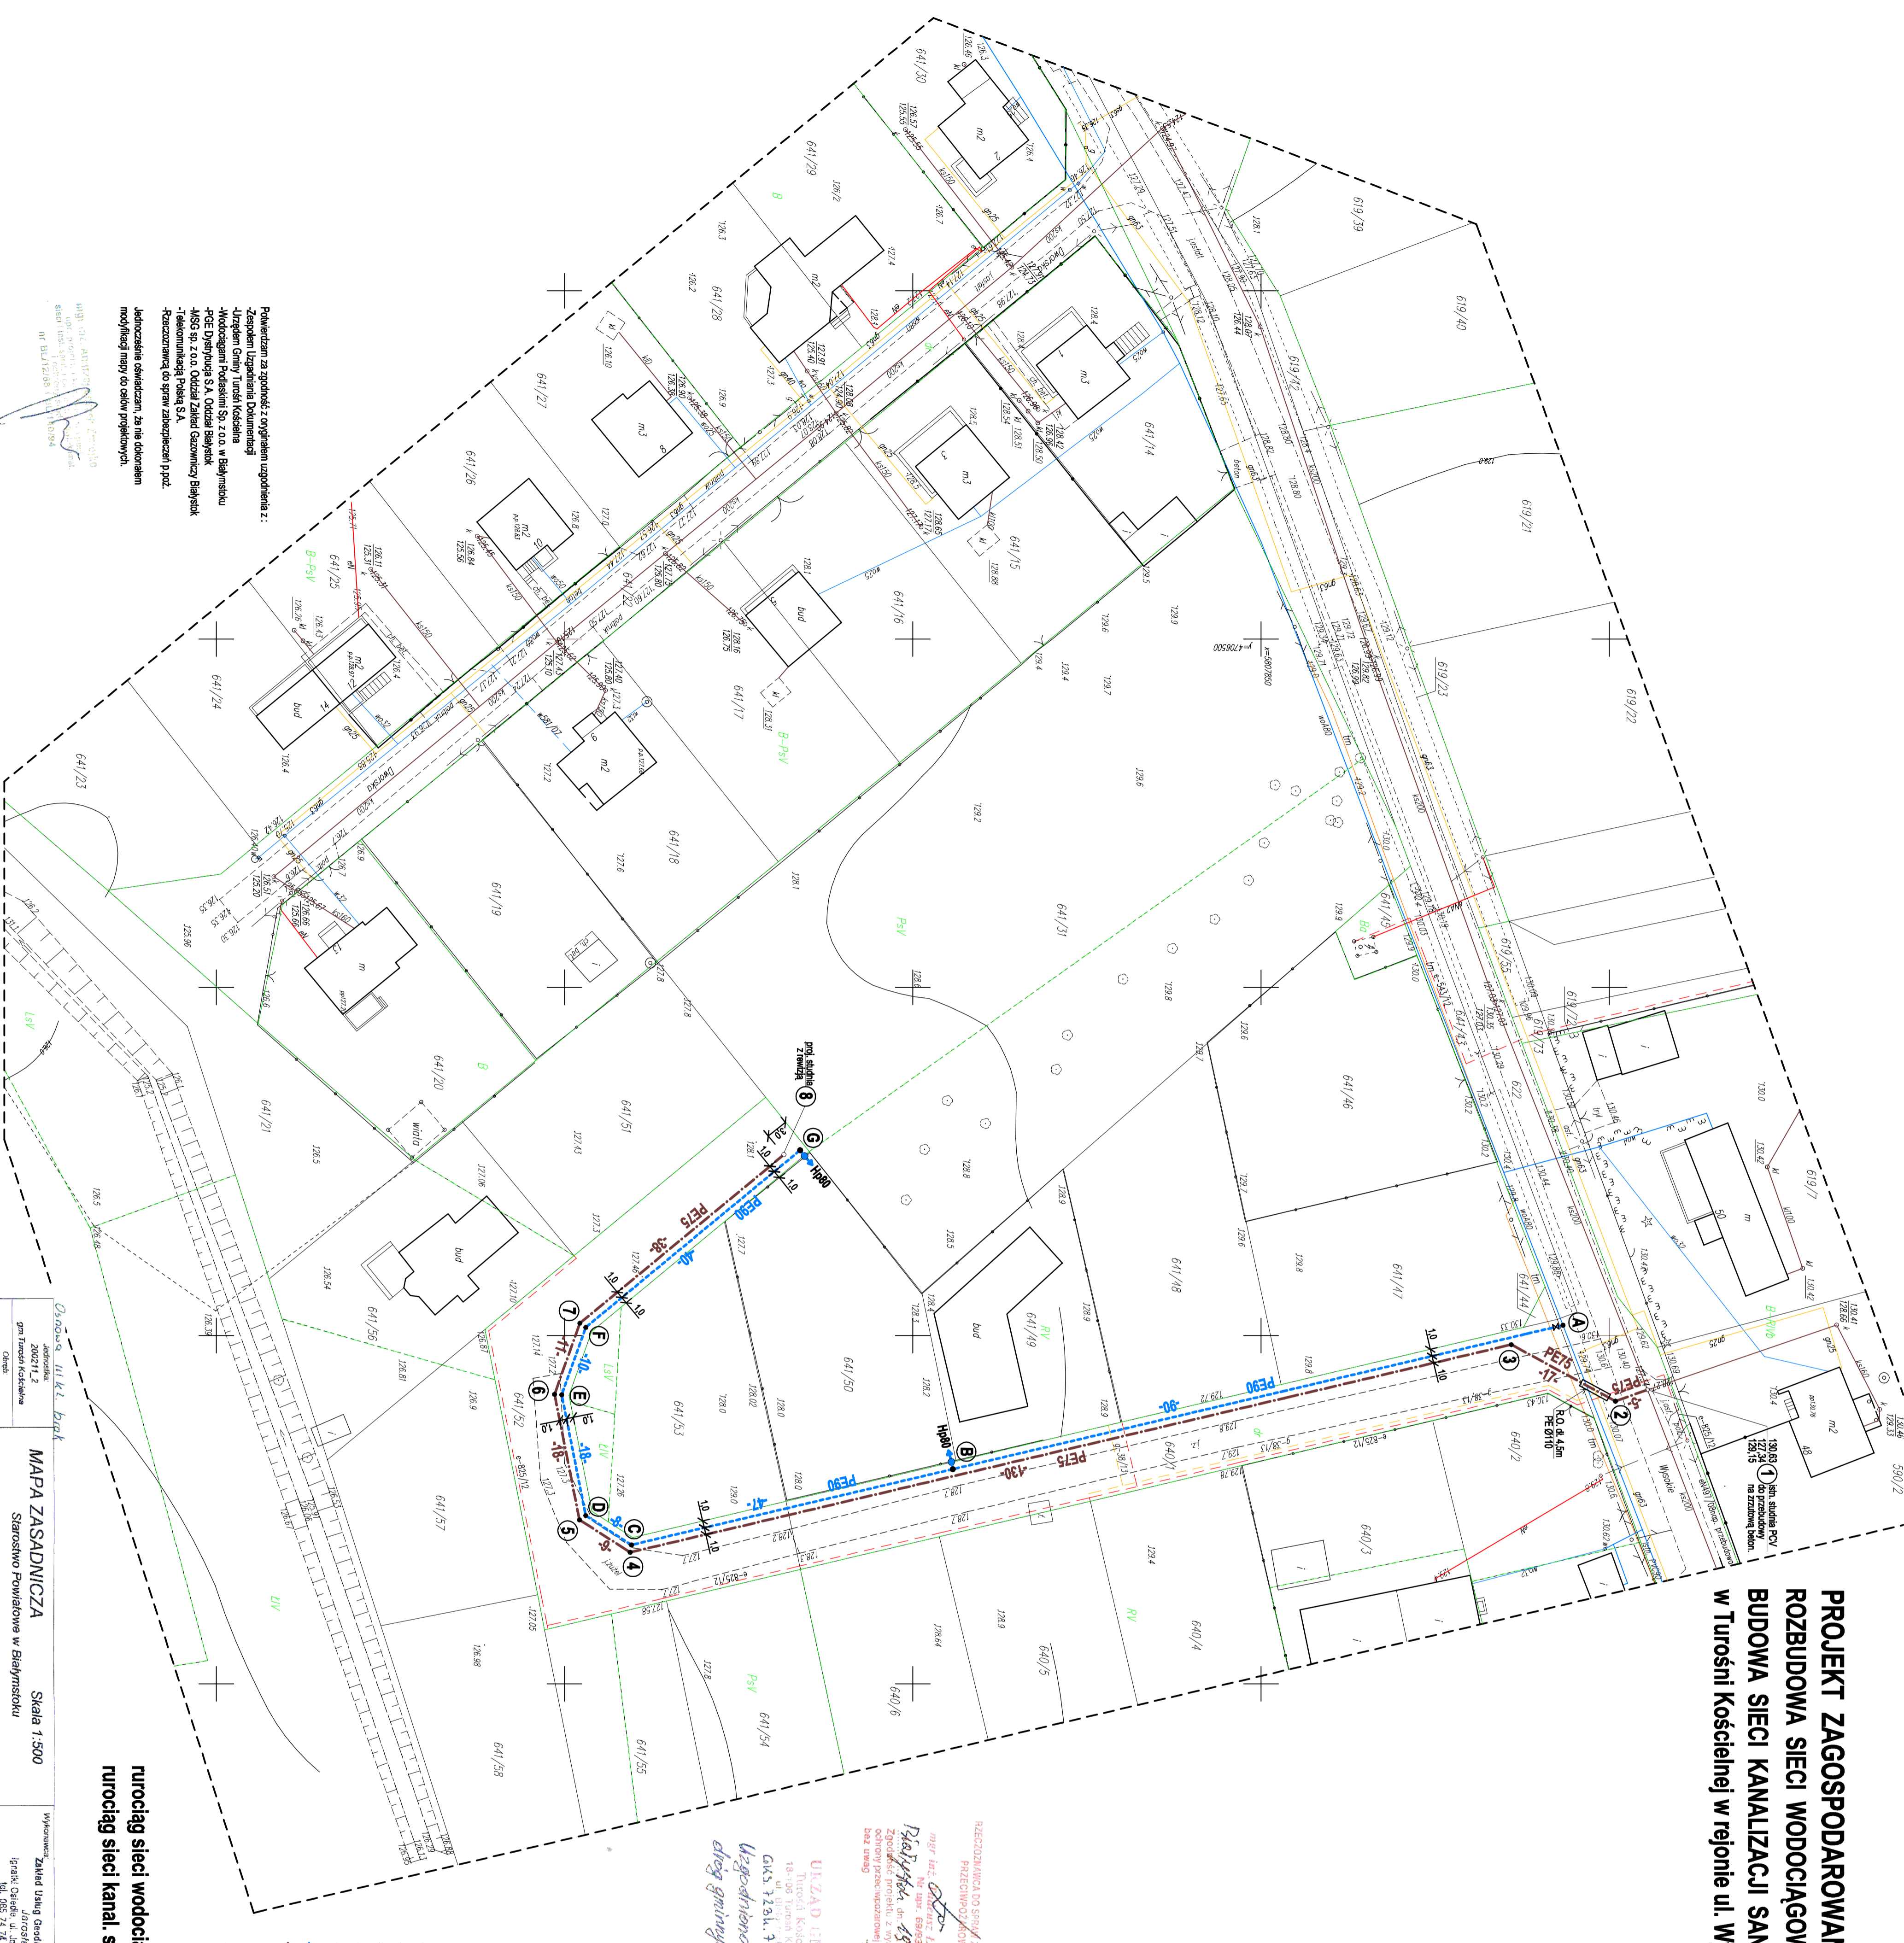
Z up. SPRACOWNIK  
mgr inż. Krzysztof Krawczyński  
ul. Wysokie 15-521 Białymostek  
CEN: tel. 82 744 32 34, tel. 53 746 61 09  
FAX: tel. 82 744 32 34, tel. 53 746 61 09  
REGON: 142328776  
KRS: 00000307465

USŁUGI PROJEKTOWE - Inżyniering  
ul. Wysokie 15-521 Białymostek  
CEN: tel. 82 744 32 34, tel. 53 746 61 09  
FAX: tel. 82 744 32 34, tel. 53 746 61 09  
REGON: 142328776  
KRS: 00000307465

INWESTOR : Gmina Turośń Kościelna  
SKALA 1:500  
DATA 28.08.2018

PROJEKTANT  
mgr inż. Krzysztof Krawczyński  
ul. Wysokie 15-521 Białymostek  
CEN: tel. 82 744 32 34, tel. 53 746 61 09  
FAX: tel. 82 744 32 34, tel. 53 746 61 09  
REGON: 142328776  
KRS: 00000307465

Pobierzacz za zgodą z opisem uzgodnienia z:  
- Urzędem Gminy Turośń Kościelna  
- Urzędem Gminy Turośń Kościelna  
Wzrost: 180 cm Ciężar ciała: 75 kg Ciężar ciała: 75 kg	Wzrost: 180 cm Ciężar ciała: 75 kg Ciężar ciała: 75 kg	Wzrost: 180 cm Ciężar ciała: 75 kg Ciężar ciała: 75 kg	Wzrost: 180 cm Ciężar ciała: 75 kg Ciężar ciała: 75 kg
--	--	--	--

Wzrost: 180 cm Ciężar ciała: 75 kg Ciężar ciała: 75 kg	Wzrost: 180 cm Ciężar ciała: 75 kg Ciężar ciała: 75 kg	Wzrost: 180 cm Ciężar ciała: 75 kg Ciężar ciała: 75 kg	Wzrost: 180 cm Ciężar ciała: 75 kg Ciężar ciała: 75 kg
--	--	--	--

Wzrost: 180 cm  
Ciężar ciała: 75 kg  
Ciężar ciała: 75 kg